


建筑	暖通	给排水
结构	电气	给水

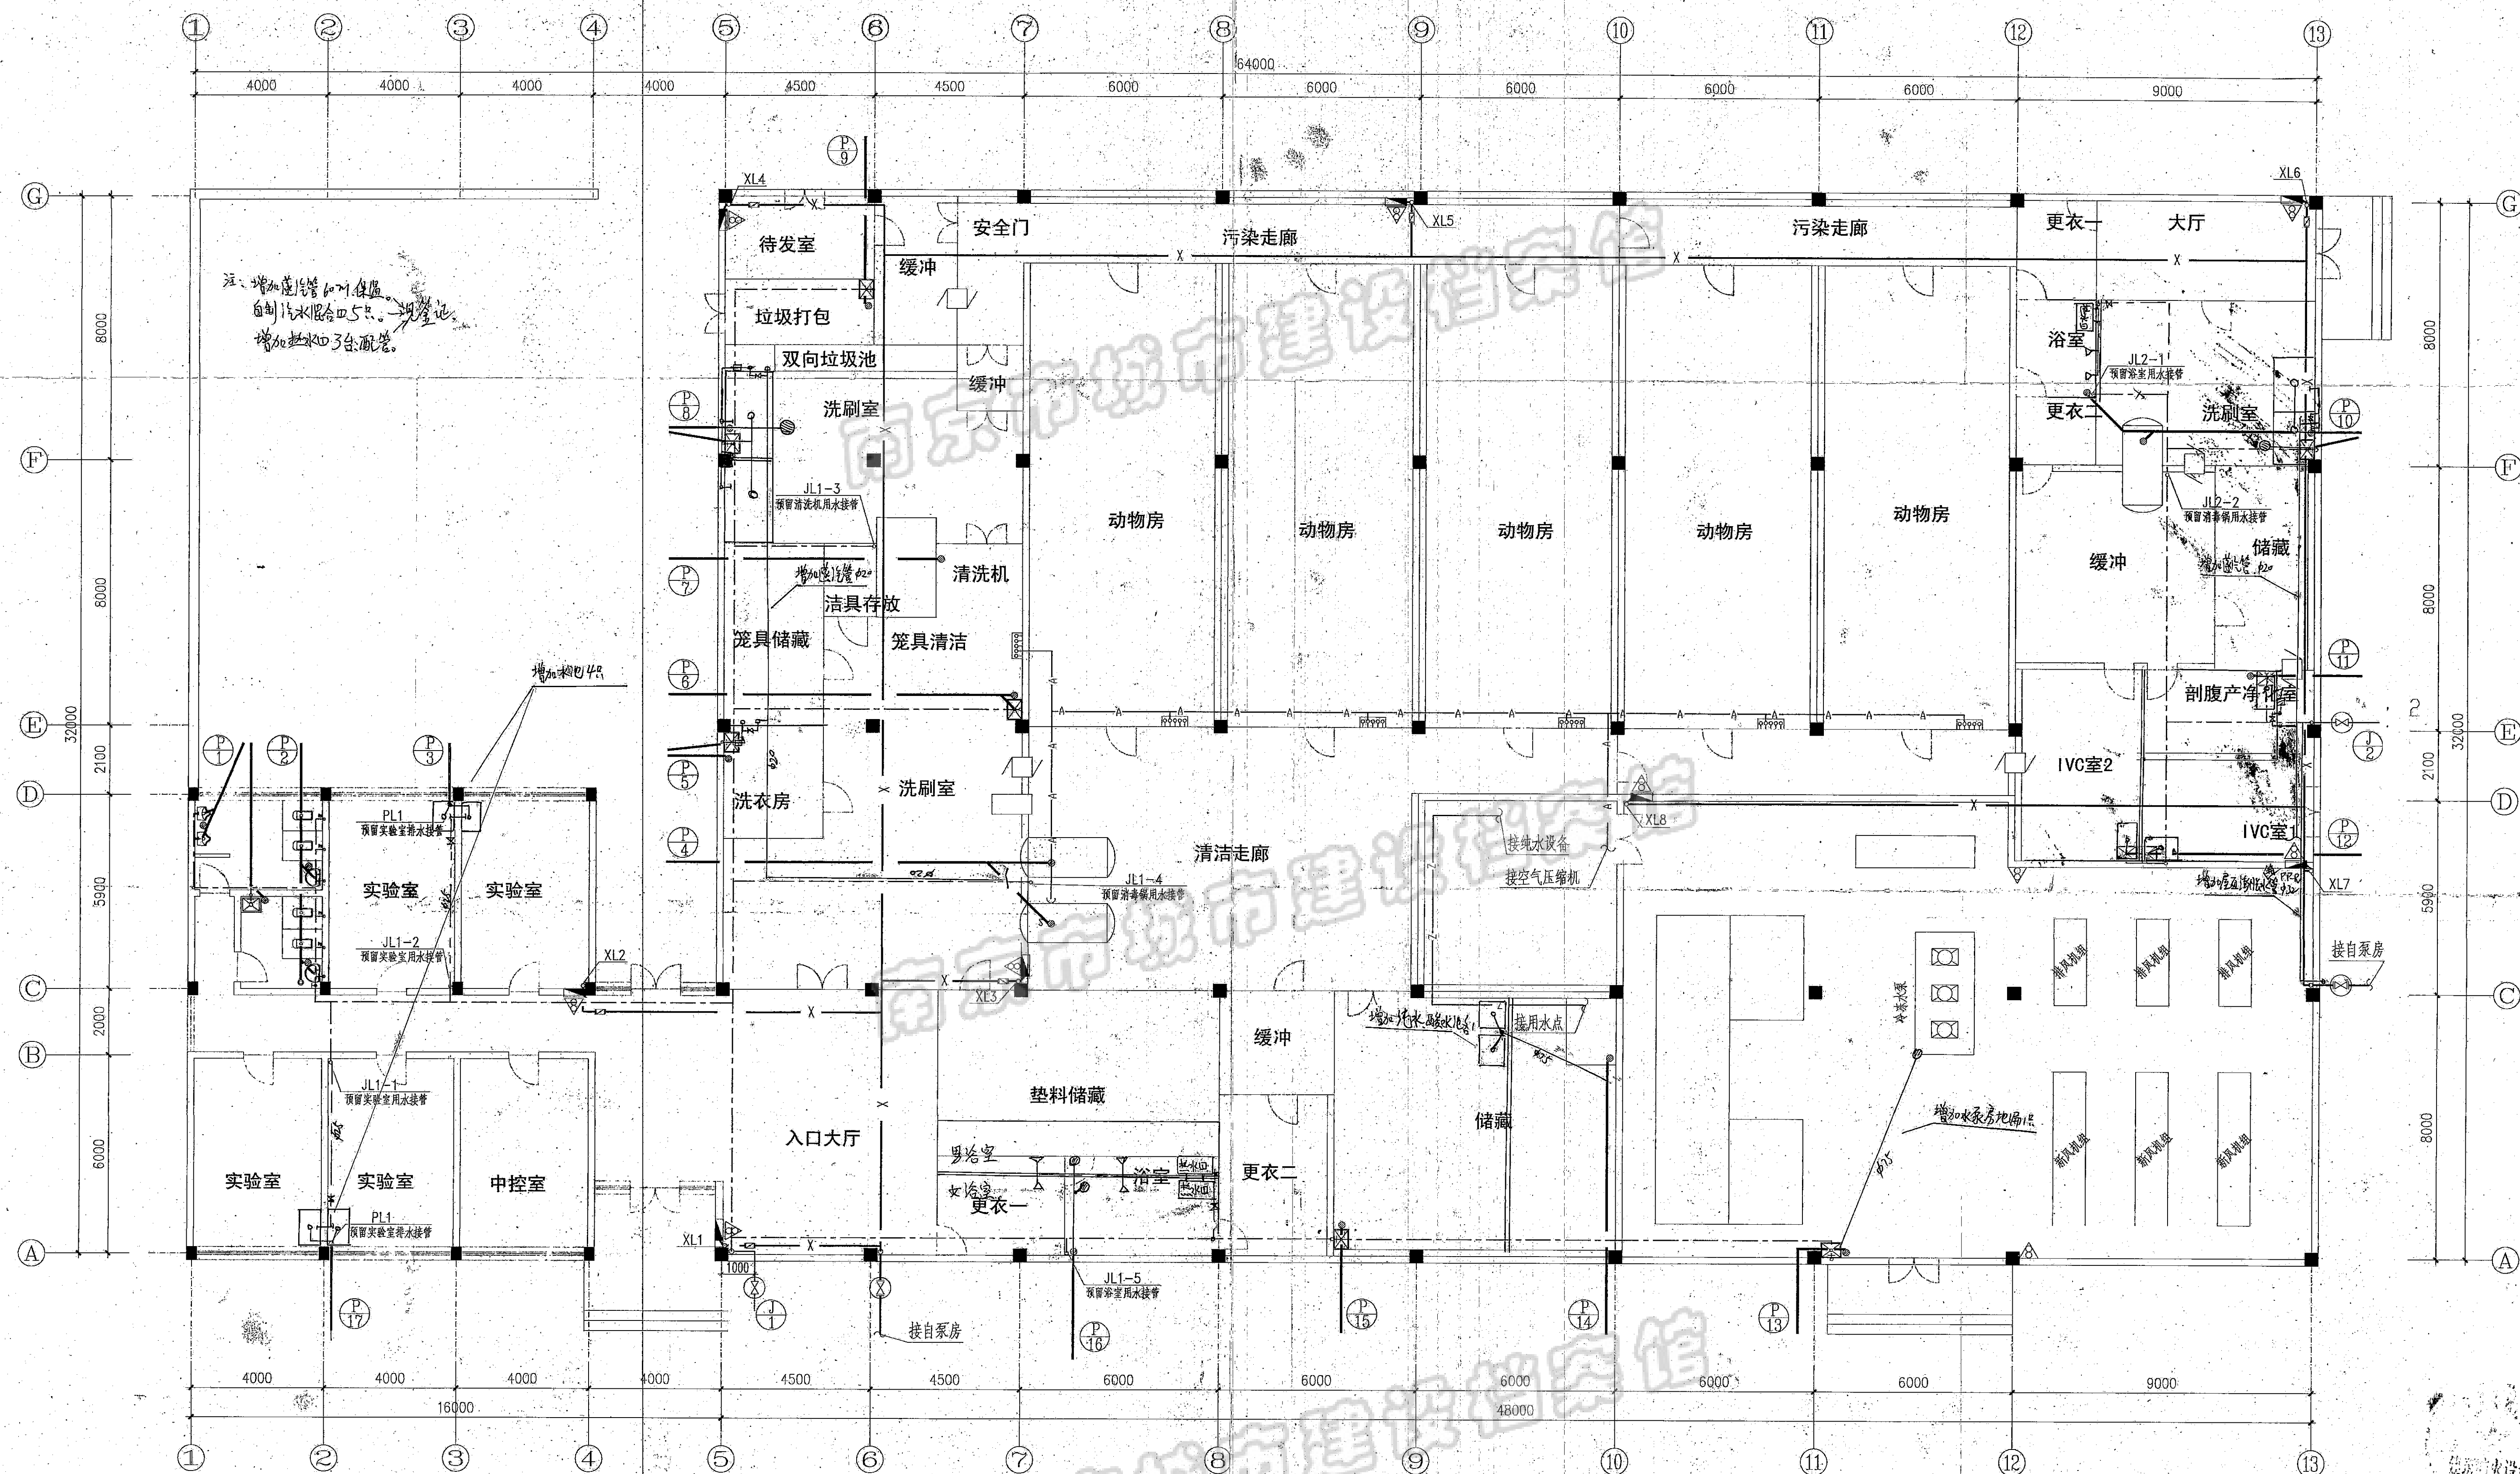

注: \triangle 表示 2kg 磷酸铵盐干粉灭火器; \circ 表示个数。

给排水、压缩空气及消防平面图 1:100

竣工图			
施工单位	南通江厦		
编制人	徐和平	审核人	曹胜
技术负责人	陈源	编制日期	2008.6.10
监理单位	鼎兴工程管理公司		
总 监	金恒龙	现场监理	孙斌

南京农业大学建筑设计研究院			建设单位	南京大学模式动物遗传研究中心	
			工程名称	国家遗传工程小鼠资源库—小鼠房	
批准	项目负责人		给排水、压缩空气 及消防平面	工程编号	NJ-11B
审定	方案设计			图别	水施：1
审核	设计			图号	SS-03
校对	专业负责			第 版	共 张 第 期

未盖出图章 出图无效