


暖通	给排水	电气	结构
√	√	√	√

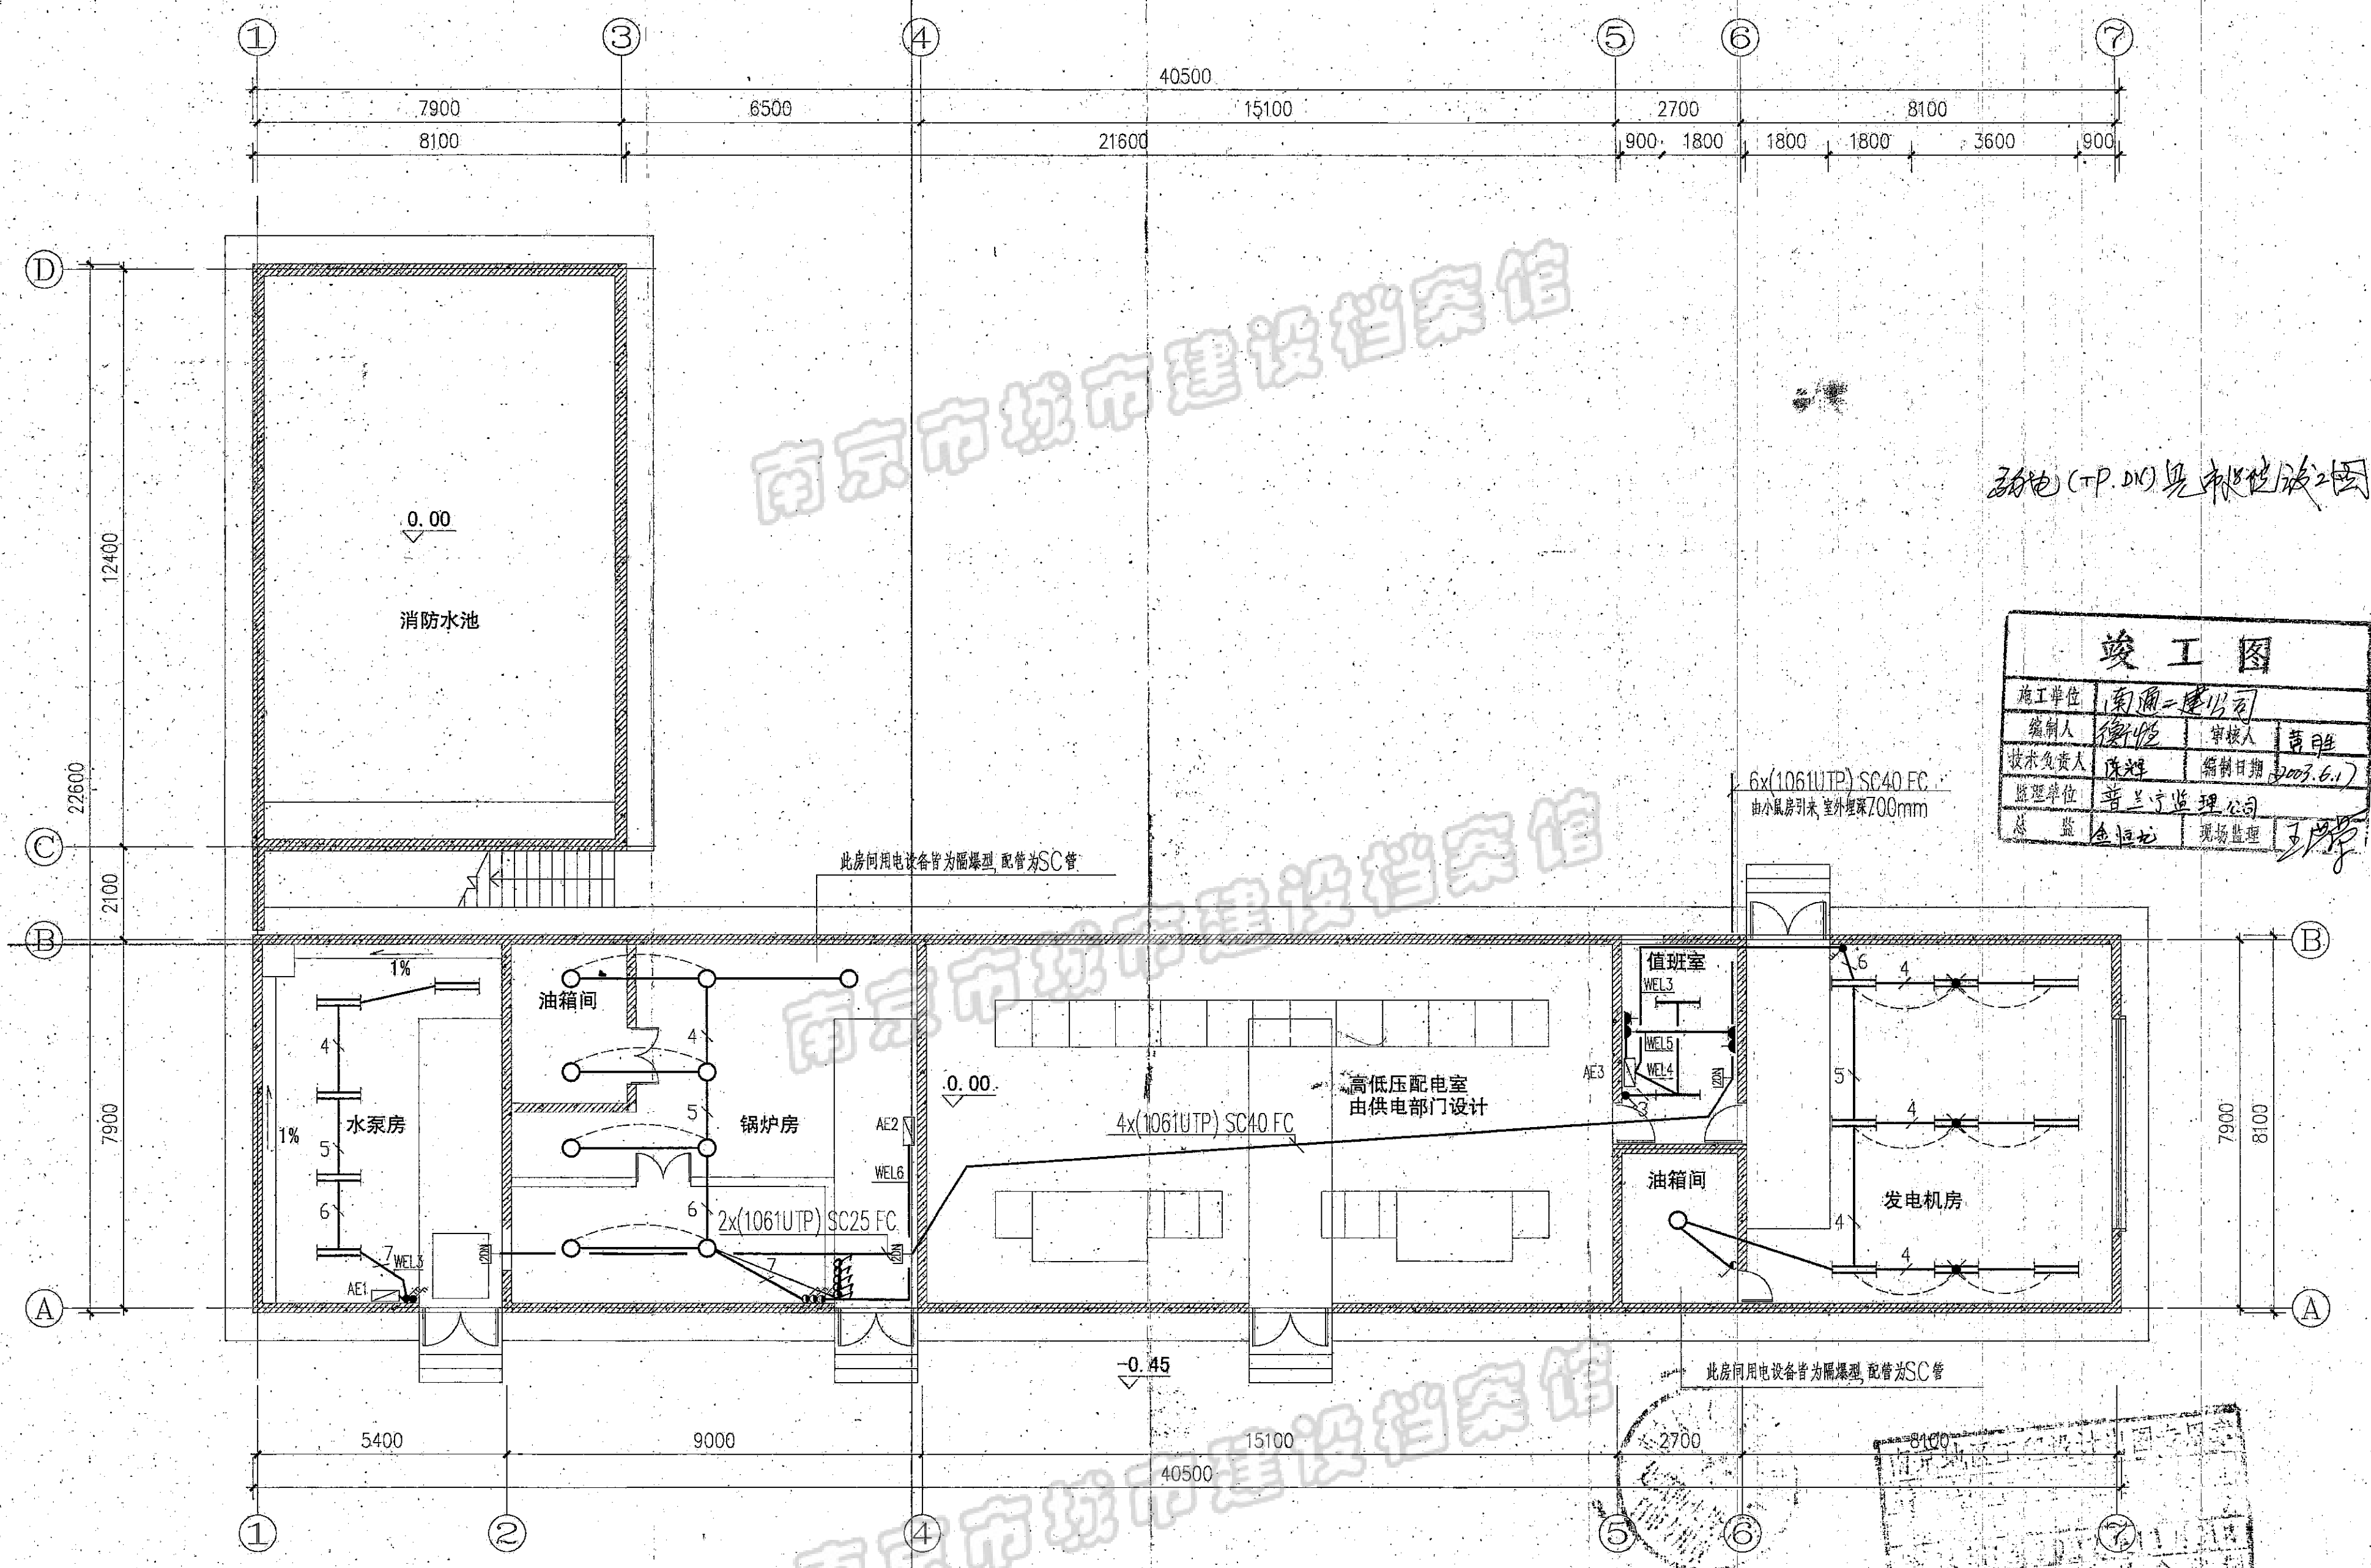

弱电 (T.P. DVC) 见弱电设计图 弱电-07 井

竣工图			
施工单位	南通二建公司		
编制人	徐伟	审核人	曹胜
技术负责人	陈辉	编制日期	2003.6.11
监理单位	普兰宁监理公司		
总监	金恒地	现场监理	王瑞

底层照明及弱电平面 1:100

<div>          南京大学建筑规划设计研究院       </div>				建设单位 南京大学模式动物遗传研究中心 工程名称 国家遗传工程小鼠资源库-动力中心	
批准	项目负责	<div> </div>			
审定	方案设计	<div> </div>			
审核	设计	<div> </div>			
校核	专业负责	<div> </div>			
底层照明及弱电平面		工程编号	2002-1110		
		图别	电气		
		图号	DS-05		
第 1 版共 7 张第 5 张		日期	2002-09-10		

未盖出图章 出图无效