

不同阶段施工尺寸施工。如有任何不妥，请按照工程与设计师商定。本图设计内容仅供参考，不得在其他地方使用。 IN ANY SCALE ANY DRAWING THIS DRAWING IS THE PROPERTY OF THE DESIGNER, AND MAY NOT BE USED WITHOUT HIS PROFESSIONAL IMPRINT AND SIGNATURE TO THE DESIGNER FROM TO PROCEEDING WITH YOU.

日期: 2019

总图号: 01

专业号: 01

南京大学建筑设计研究院有限公司

INSTITUTE OF ARCHITECTURE DESIGN AND PLANNING CO., LTD. NANJING UNIVERSITY  
设计证书号: A182016122


|                           | (姓名)<br>(NAME TYPE) | (签名)<br>(SIGNATURE) |
|---------------------------|---------------------|---------------------|
| 设计<br>DESIGNED            |                     |                     |
| 绘图<br>DRAWN               |                     |                     |
| 专业负责<br>DISCIPLINE CHIEF  |                     |                     |
| 项目负责人<br>PROJECT DIRECTOR |                     |                     |
| 项目经理<br>PROJECT MANAGER   |                     |                     |
| 校对<br>CHECKED             |                     |                     |
| 审核<br>APPROVED            |                     |                     |

| 专业负责                |                     |                     |
|---------------------|---------------------|---------------------|
| (姓名)<br>(NAME TYPE) | (姓名)<br>(NAME TYPE) | (签名)<br>(SIGNATURE) |
| 结构<br>STRUCTURE     |                     |                     |
| 给排水<br>PLUMBING     |                     |                     |
| 暖通<br>HEATING       |                     |                     |
| 电气<br>ELECTRIC      |                     |                     |
| 智能<br>INTELLIGENCE  |                     |                     |

|                   |                |
|-------------------|----------------|
| 建设单位<br>CLIENT    | 南京大学           |
| 项目名称<br>PROJECT   | 鼓楼校区游泳健身馆      |
| 子项<br>SUB-PROJECT |                |
| 图纸内容<br>DRAWING   | 游泳馆屋面通杆结构平面布置图 |

|                    |     |                     |           |
|--------------------|-----|---------------------|-----------|
| 设计阶段<br>STATUS     | 施工图 | 项目编号<br>PROJECT NO. | 2002-121  |
| 专业<br>DISCIPLINE   | 结构  | 图号<br>DRAWING NO.   | 01        |
| 版本号<br>VERSION NO. | 1   | 日期<br>DATE          | 2019-0-15 |

未盖出图章 出图无效

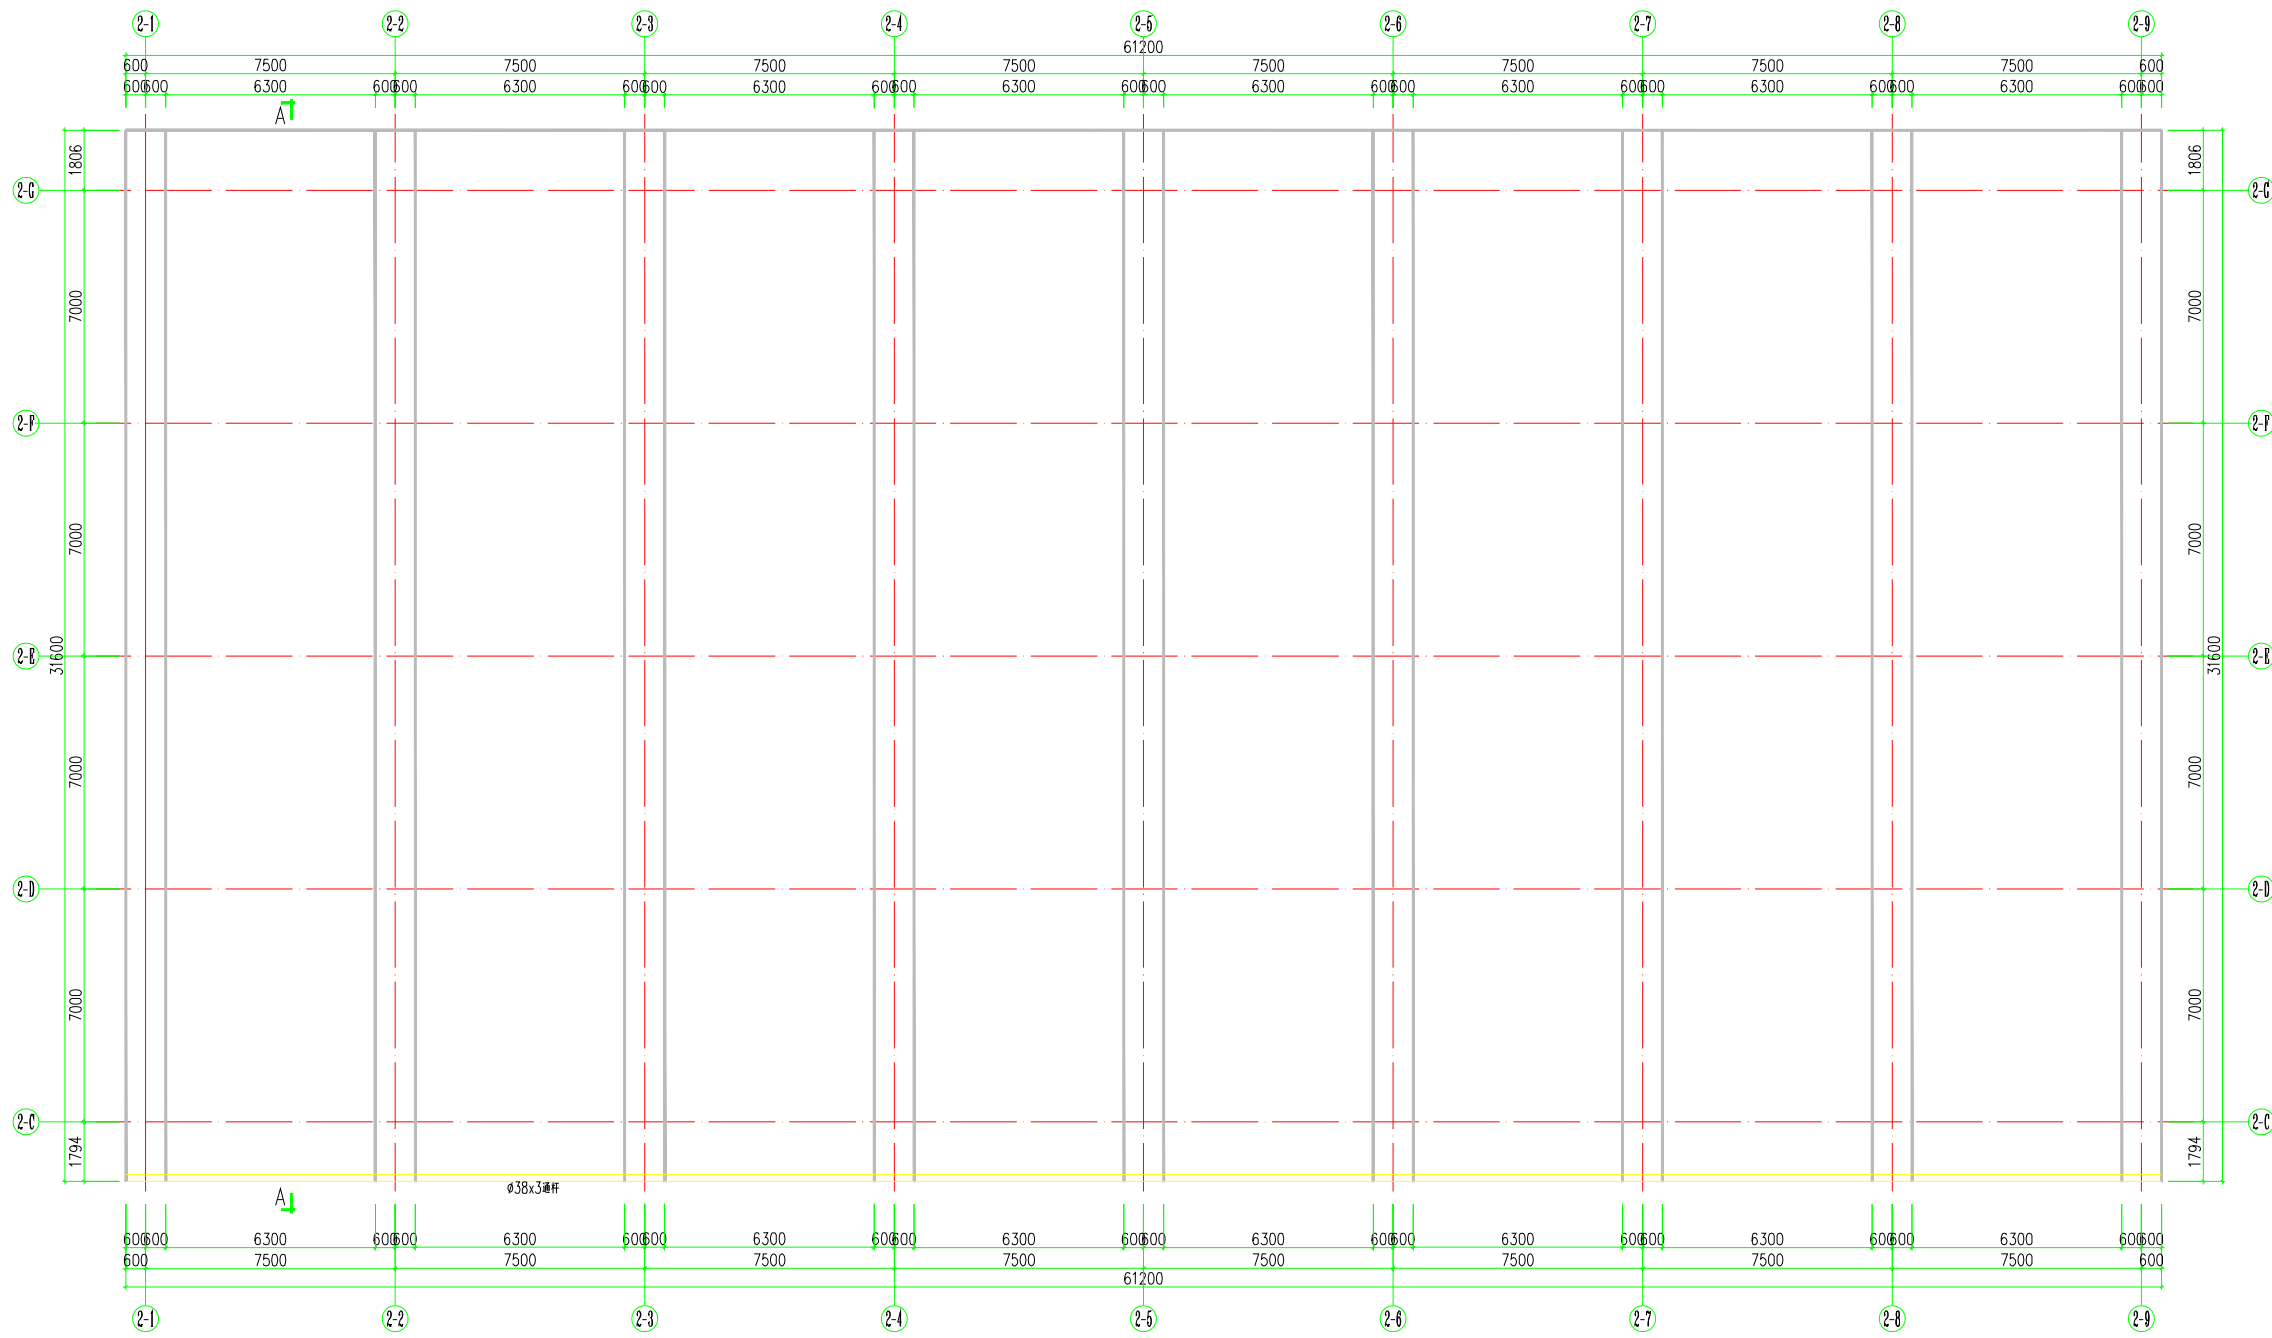

游泳馆屋面通杆结构平面布置图 1:100

